


Y+331188.209
X+5683393.731

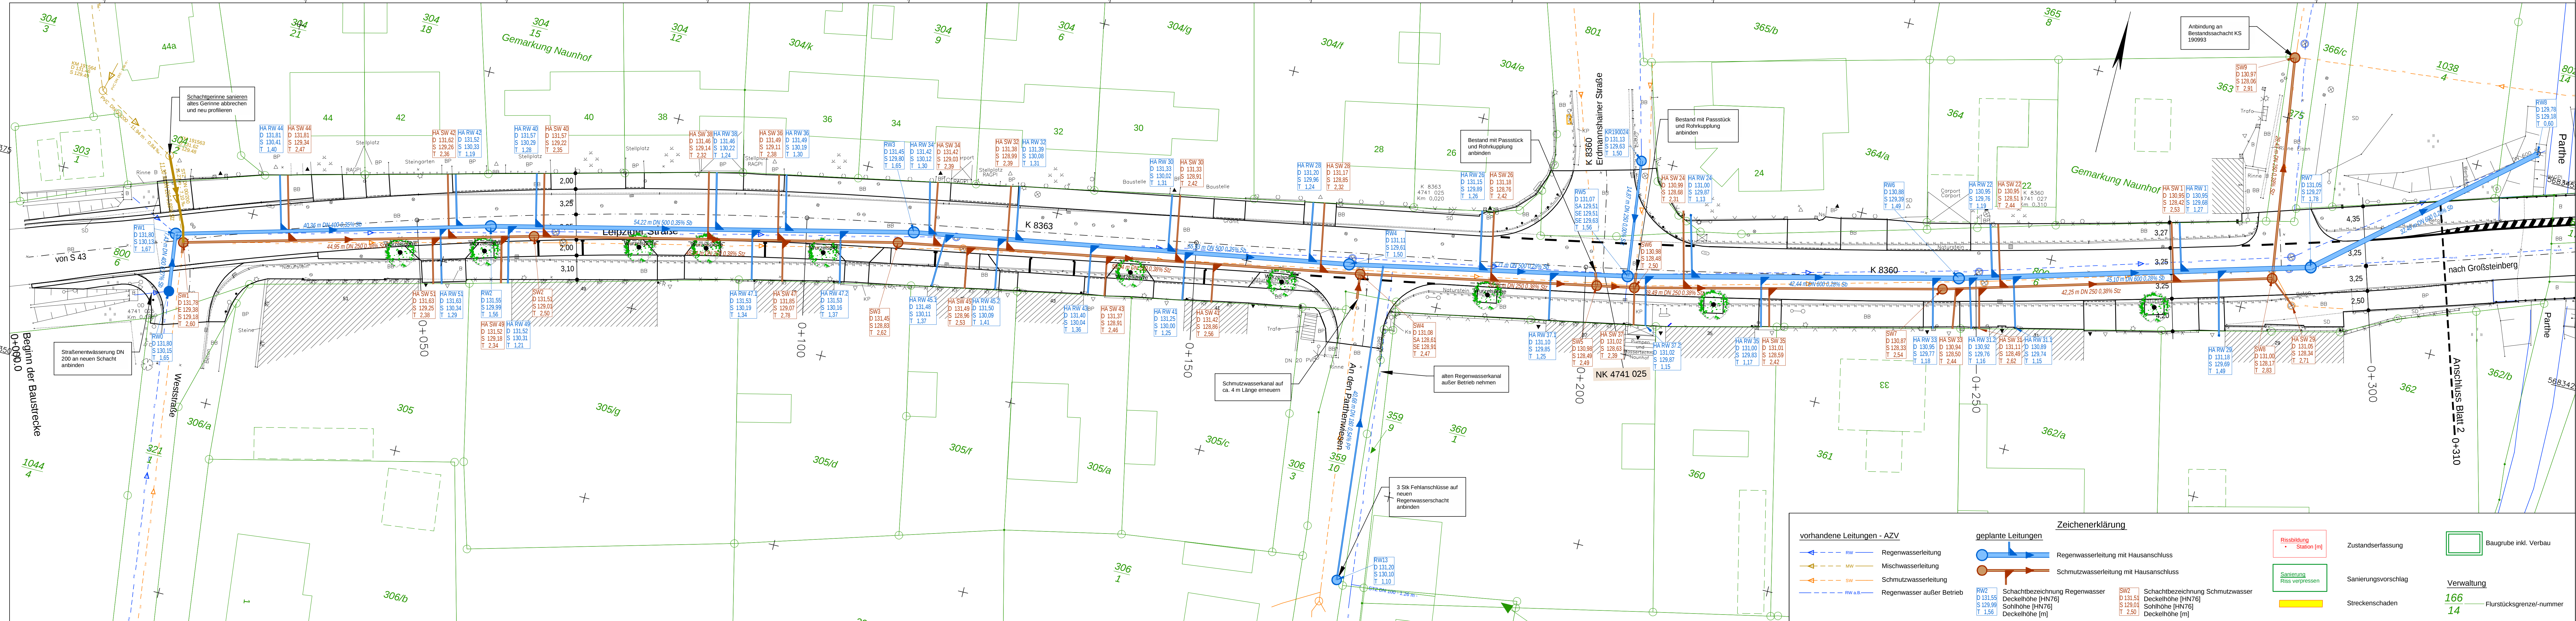

Y+331207.364
X+5683316.830

Y+331507.212
X+5683475.189

1	2	3	4
---	---	---	---

Vermessungsplan hergestellt:	INGENIEURBÜRO MARTIN GmbH	Ergänzungen:
Blatt-Nr.:	Vermessungsplan : Grundriss mit Höhe	Datum
Reg.-Nr.:	Kreis : Landkreis Leipzig	Name
Lage-System:	Gemarkung : Naunhof	
Höhen-System:	Station d. SDB : K 8363 / K 8360	
gezeichnet:	von : NK 4741 025	
geprüft:	bis : NK 4741 025	

IBH GmbH Ingenieurdienstleistungen	Bearbeitet: 02/2024	ARN
IBH GmbH Ingenieurdienstleistungen • Theklar Straße 42 • 04347 Leipzig Tel. 0341 / 49 35 76 - 90 • Fax 0341 / 49 35 76 - 99 www.ibhgmh.com • mail@ibhgmh.com	Gezeichnet: 02/2024	KLU
	Geprüft: 02/2024	SIE
	Projekt-Nr.: 313/135	

Nr.	Art der Änderung	Datum	Zeichen

ENTWURFS-/GENEHMIGUNGSPLANUNG

Abwasserzweckverband für die Reinhaltung der Parthe Am Klärwerk 49 04451 Borsdorf	Unterlage / Blatt-Nr.: 8.2 / 1 Lageplan Kanalbau Bau-km 0+000 - 0+310 Maßstab: 1 : 250
--	--

Sanierung / Umbau Abwasseranlagen im Zuge des Ausbaus der K 8363 in Naunhof

aufgestellt:	geprüft:
Borsdorf, den	
genehmigt:	

Y+331526.367
X+5683396.289